


Załącznik mapowy do Decyzji Starosty Gostynińskiego  
GK.6821.3.4.2019.ADF z dnia 23 grudnia 2020 r.

z up. Starosty  
A. D.-F.  
mgr Agnieszka Domżał-Fałat  
Zastępca Naczelnika Wydziału Geodezji,  
Kartografii, Katastru i Nieruchomości

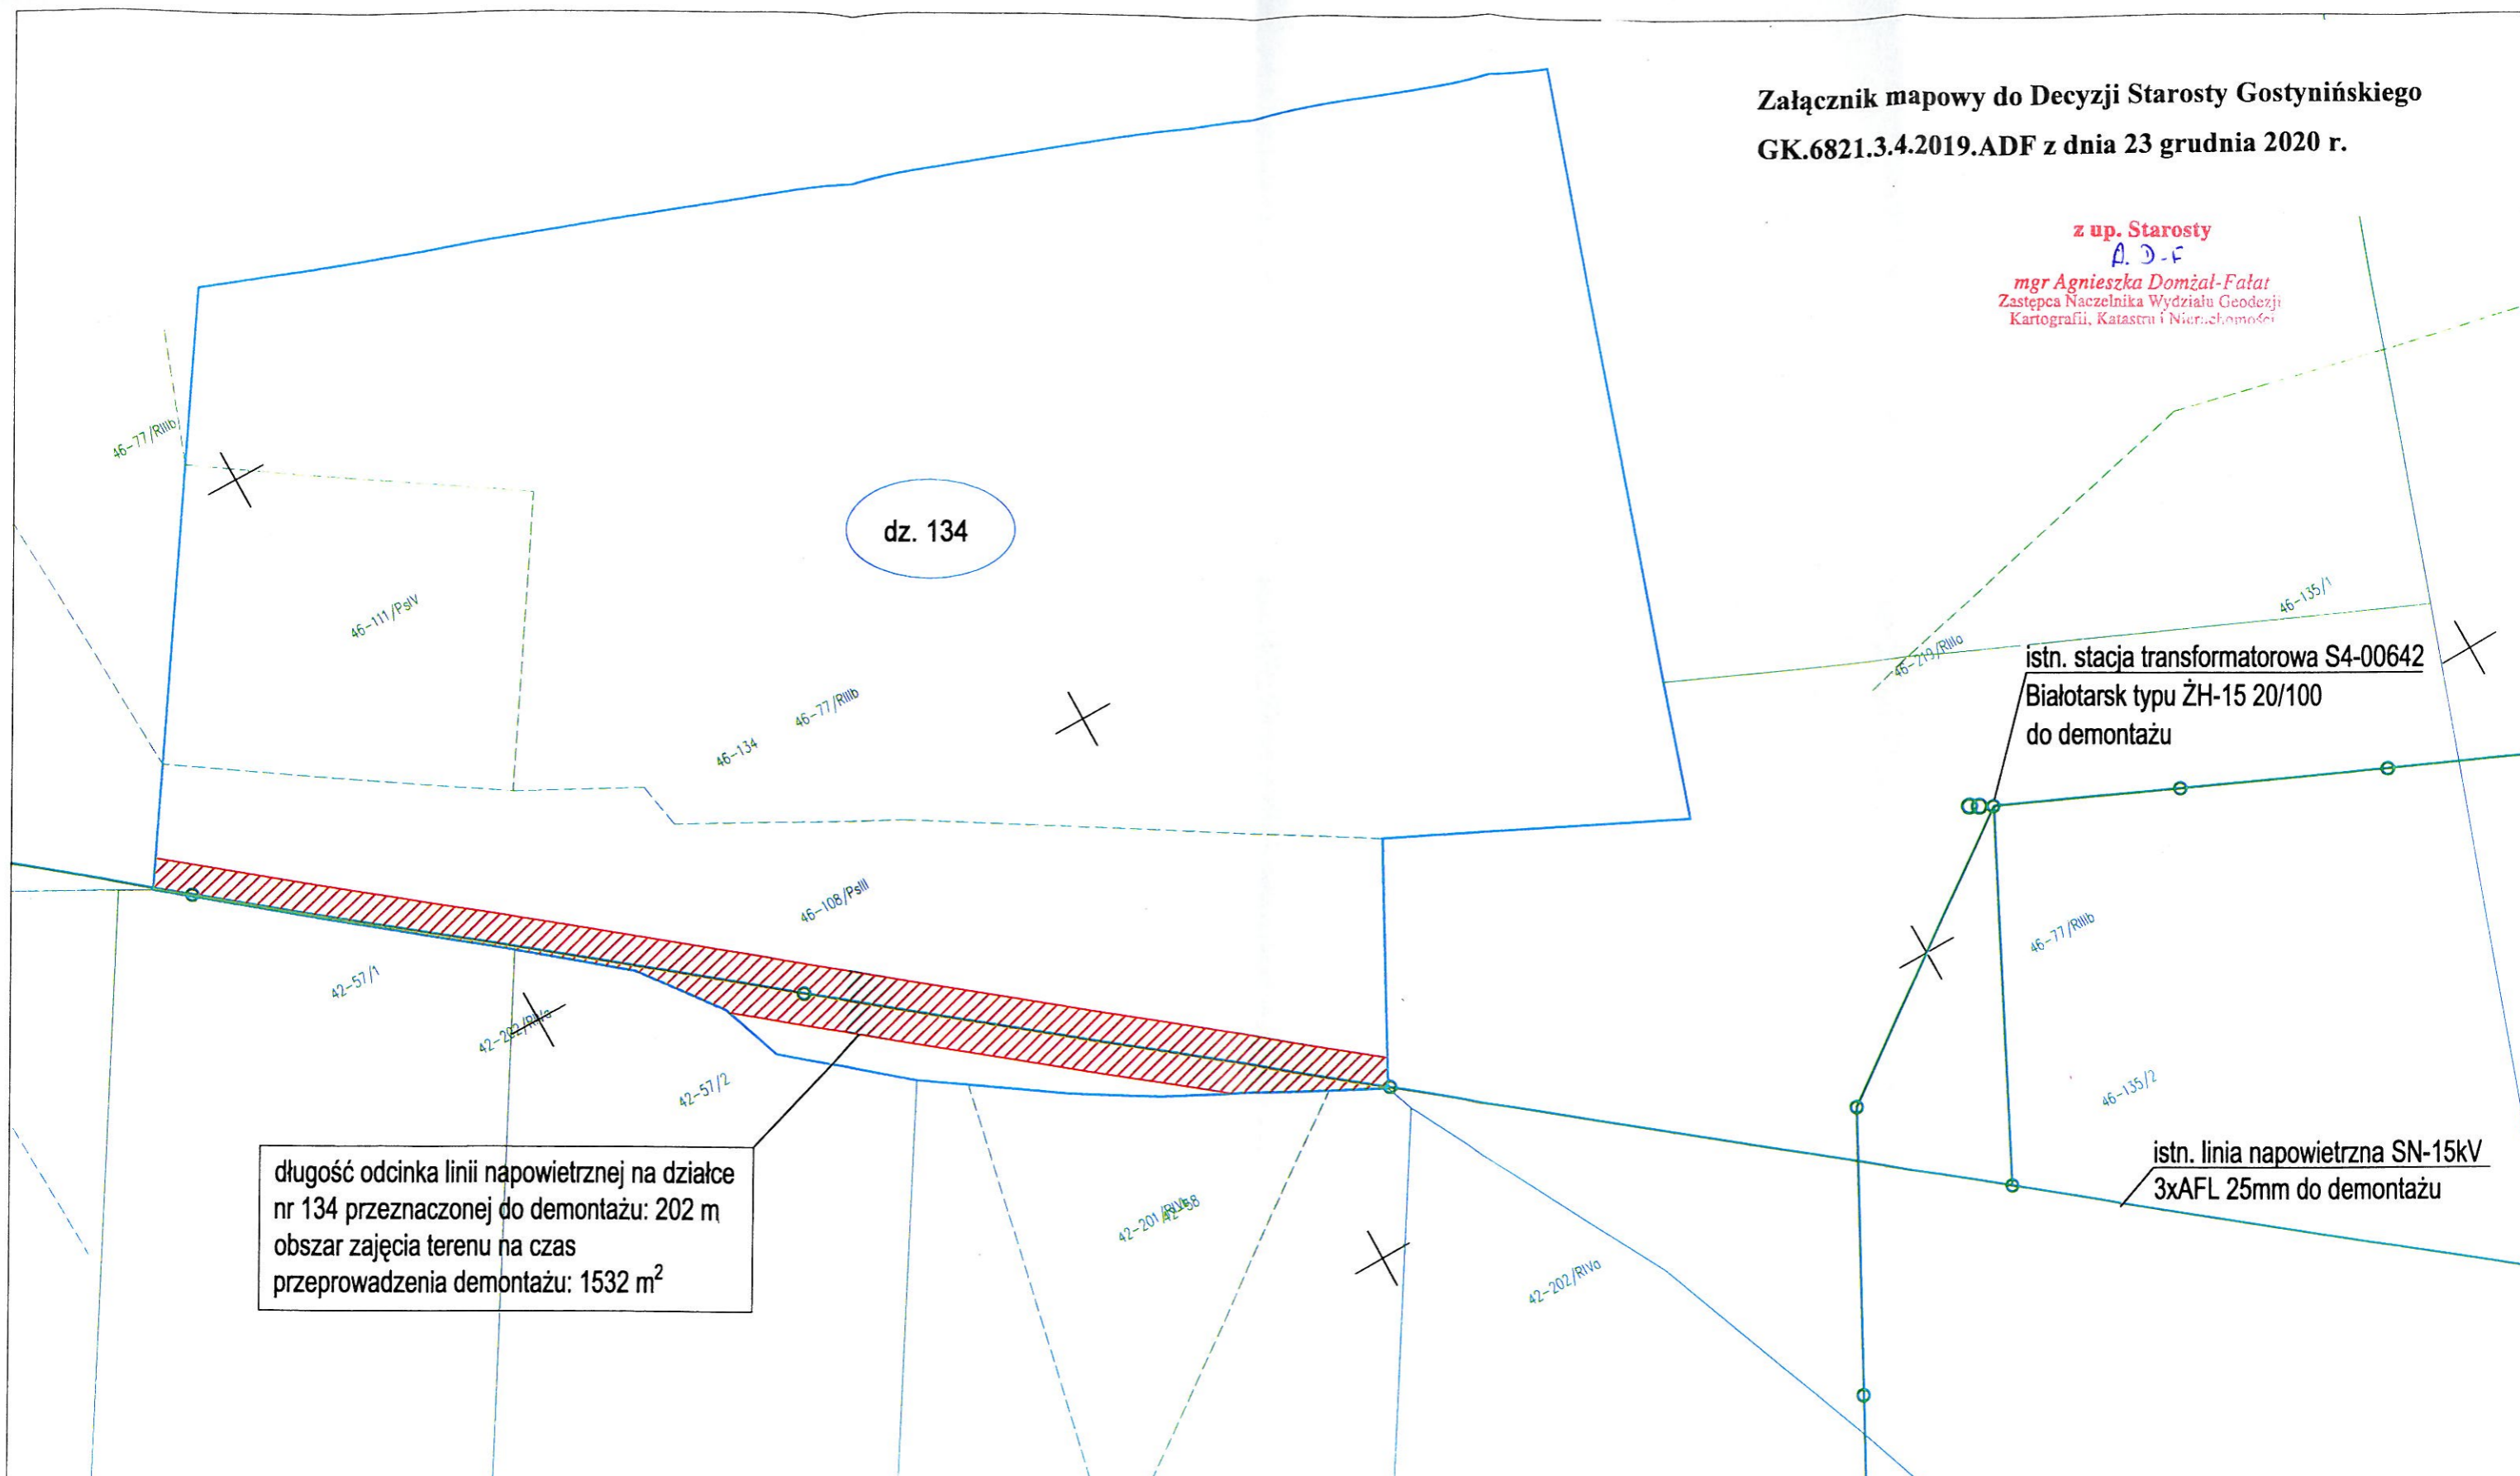

długość odcinka linii napowietrznej na działce nr 134 przeznaczonej do demontażu: 202 m  
obszar zajęcia terenu na czas przeprowadzenia demontażu: 1532 m<sup>2</sup>

istn. stacja transformatorowa S4-00642  
Białotarsk typu ŻH-15 20/100  
do demontażu

istn. linia napowietrzna SN-15kV  
3xAFL 25mm do demontażu

Profesjonalne Biuro Usług Inżynierskich BUD-EL Sp. z o.o. 80-298 Gdańsk ul. Lirowa 6 tel. 58 342 41 09 NIP 9570985061, Regon 220518092 biuro@bud-el.pl			 PROFESJONALNE BIURO USŁUG INŻYNIERSKICH			Inwestor: Energa-Operator S.A. Inwestycja: Budowa sieci elektroenergetycznej SN-15kV oraz nn 0,4 kV wraz z demontażem istniejącej sieci napowietrznej SN-15kV i nn 0,4kV w miejscowościach Białotarsk i Dąbrówka gmina Gostynin.		
Imię i nazwisko: mgr inż. Michał Zalewski Nr uprawnień: POM/0250/PWBE/15 Rodzaj uprawnień: Upr. bud. do proj. i kier. robotami bud. bez ogr. w spec. instal. w zakresie siec. instal. i urz. el. i elektroen.			Br. Elektryczna: koncepcja Data: 09.2019 Skala: 1:1000			Nazwa rysunku: Projekt zagospodarowania terenu Koncepcja projektowa do PJ nr 03067/19 Rys.: E-01		
Imię i nazwisko: mgr inż. Andrzej Ustarbowski Nr uprawnień: POM/0249/PWBE/15 Rodzaj uprawnień: Upr. bud. do proj. i kier. robotami bud. bez ogr. w spec. instal. w zakresie siec. instal. i urz. el. i elektroen.			Opracowanie chronione prawem Ustawy o Prawie Autorskim i Prawach Pokrewnych z dnia 4 lutego 1994 (Dz. U. Nr 24/94 z 23. lutego 1994)			PJO3067/19		
Imię i nazwisko: mgr inż. Agnieszka Kielas								